

- indicateur d'action
- déclencheur manuel H=120
- détecteur optique fumée
- sirene
- flash
- sirene avec flash intégré


SSI:  
 ZONE 1 DECLENCHEUR MANUEL RDC  
 ZONE 2 DETECTEUR OPTIQUE FUMEE RDC  
 ZONE 3 DECLENCHEUR MANUEL ETAGES  
 ZONE 4 DETECTEUR OPTIQUE FUMEE ETAGES  
 ZONE 5 DETECTEUR THERMIQUE CUISINE

- éclairage de sécurité
- PRISE DE COURANT
- LUMINAIRE + DETECTEUR

SARL CAPARROS ELECTRICITE ZA LE MARDARIC 04310 PEYRUIS Téi: 04.92.68.00.11	Ind.	date	Nature modification	Verif.	PHASE	DATE	ECHELLE	IND.	Maitre d'Ouvrage: COM COM VAL D'ORONAYE
	0	11/12/18	PLAN INITIAL	-	DOE	17/12/18	1/50	A	PLAN ELECTRICITE RDC
	A	17/12/18	--	-					LARCHE
	-	--/--/--	--	-					GITE GTA
	-	--/--/--	--	-					--


- report d information ssi
  - detecteur chaleur
  - indicateur d'action
  - declencheur manuel H=1.20
  - detecteur optique fumee
  - sirene
  - flash
  - sirene avec flash intégré
- SSI:
- ZONE 1 DECLENCHEUR MANUEL RDC
  - ZONE 2 DETECTEUR OPTIQUE FUMEE RDC
  - ZONE 3 DECLENCHEUR MANUEL ETAGES
  - ZONE 4 DETECTEUR OPTIQUE FUMEE ETAGES
  - ZONE 5 DETECTEUR THERMIQUE CUISINE

- éclairage de sécurité
- PRISE RJ45
- PRISE DE COURANT
- LUMINAIRE + DETECTEUR
- etanche led 42w saillie
- dalle 60x60 saillie

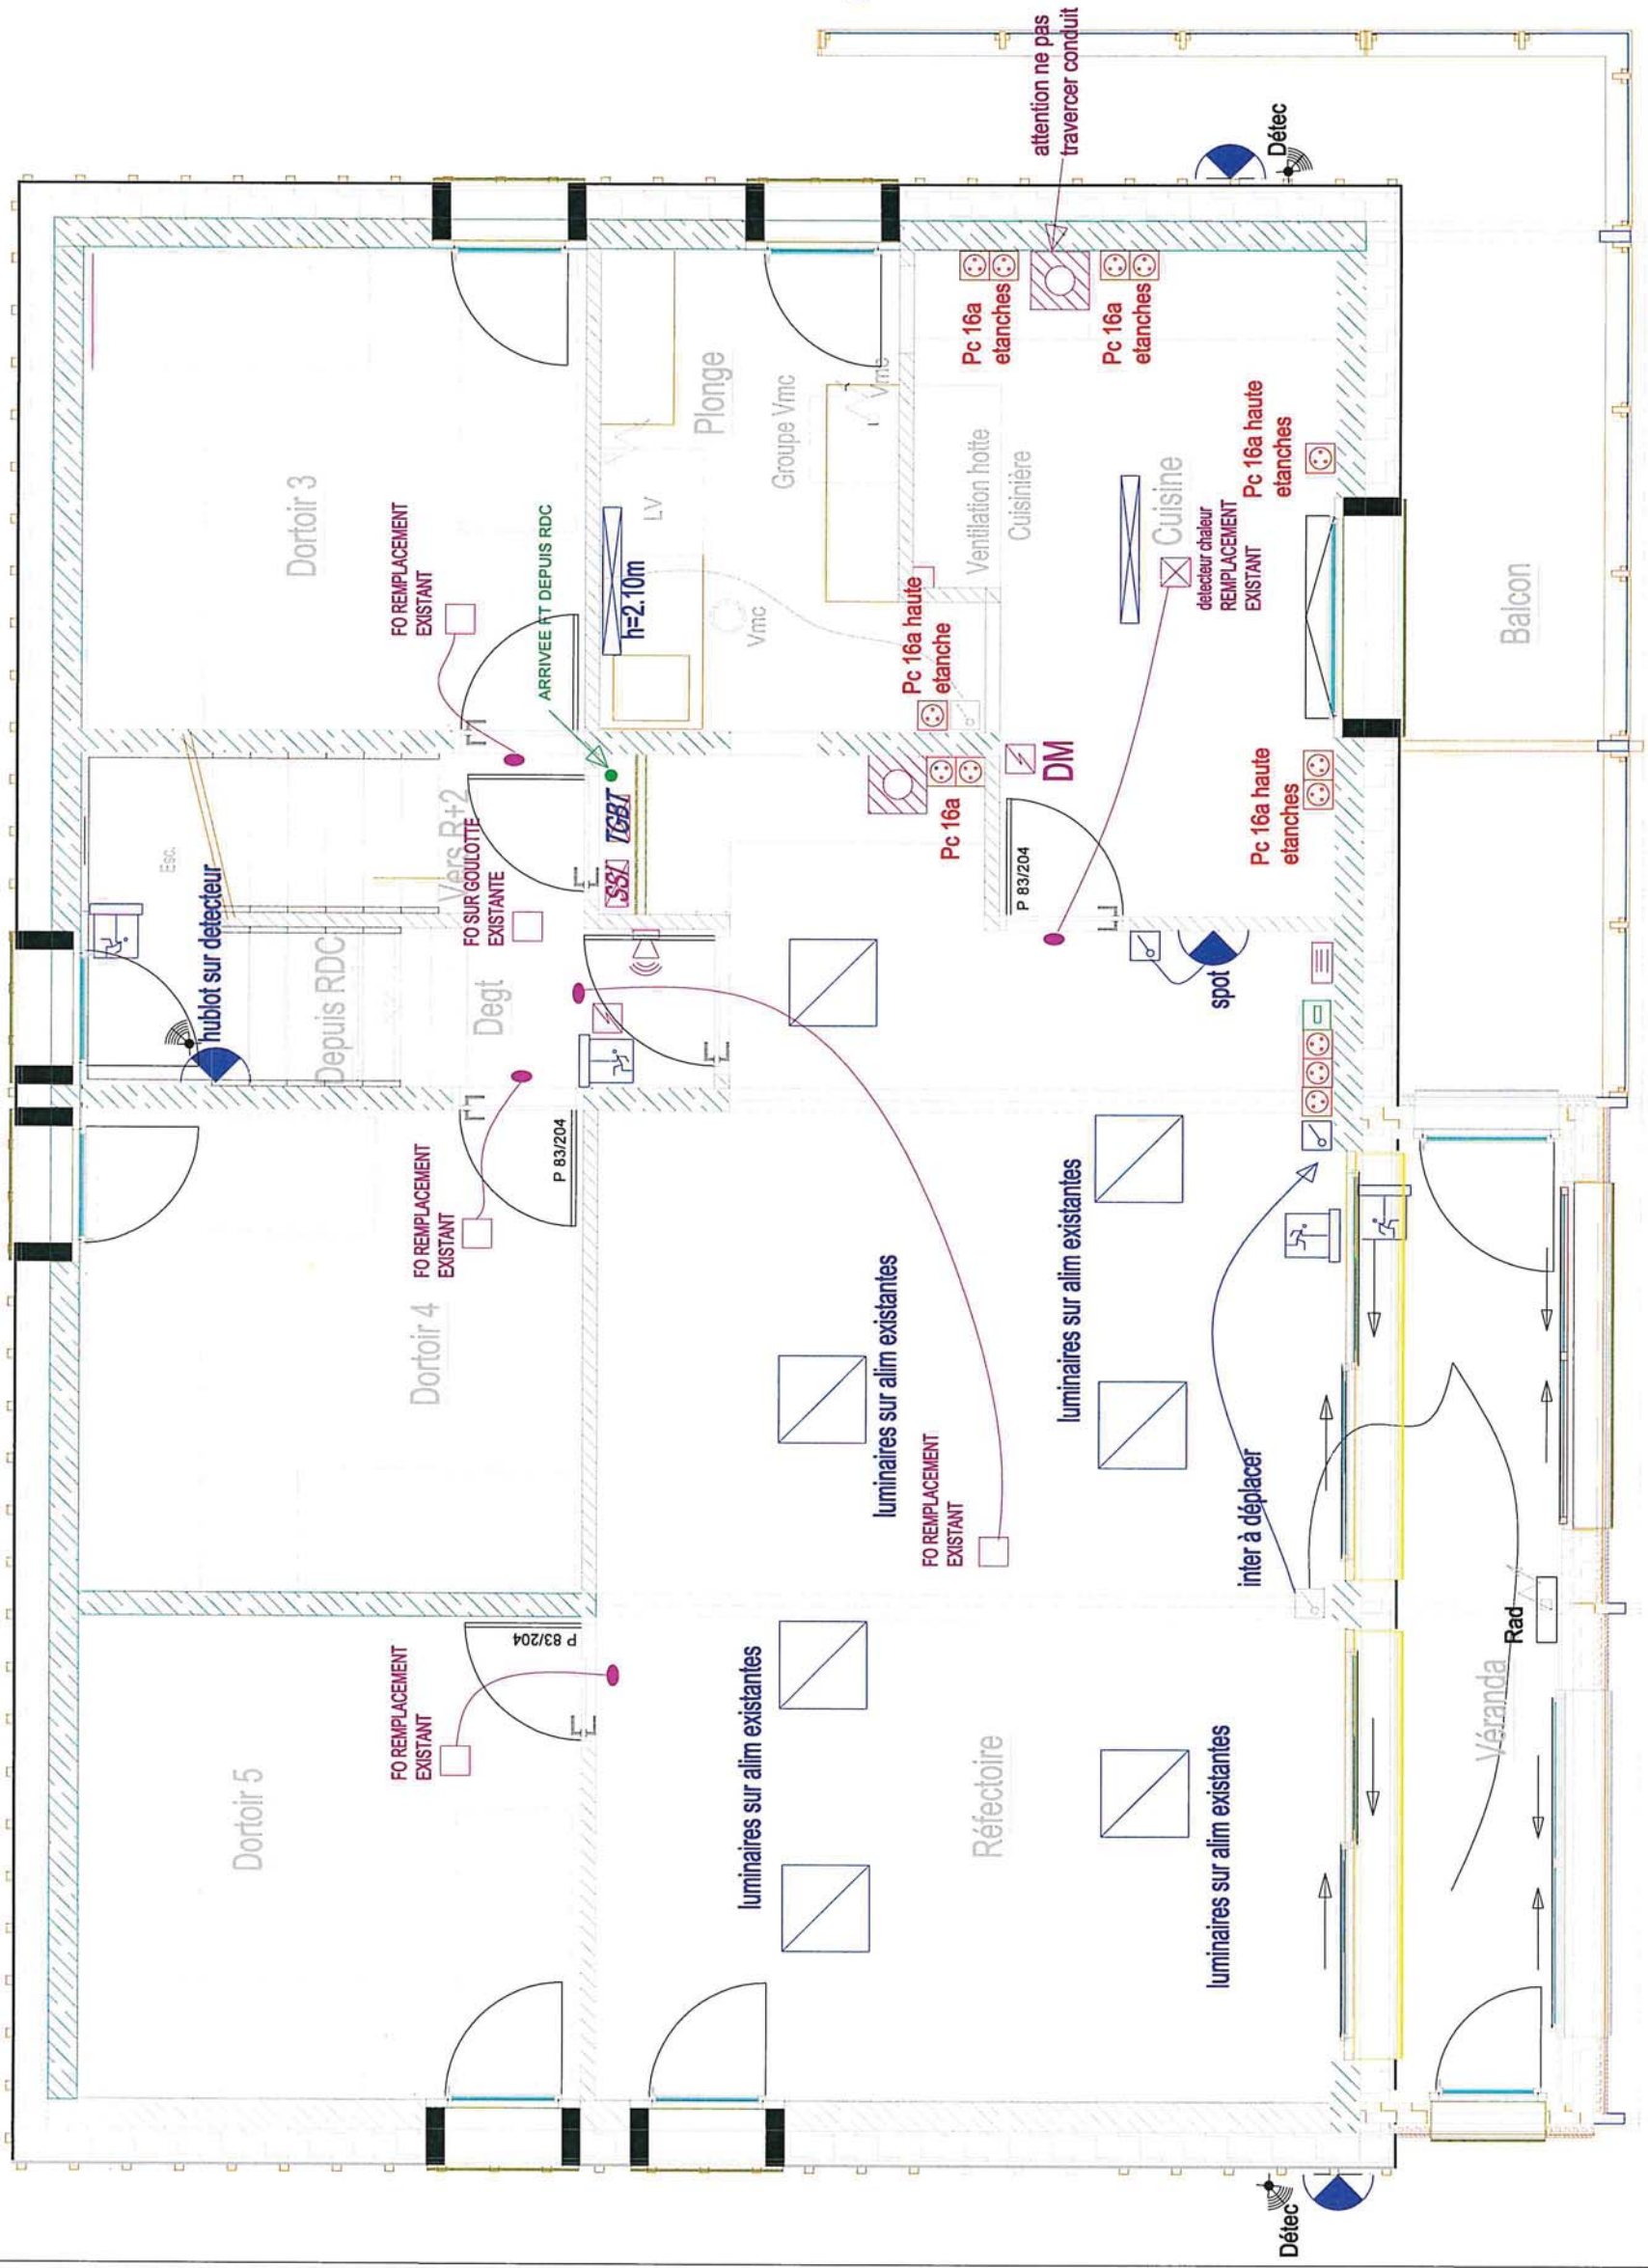

Ind.	date	Nature modification	Verif.	PHASE	DATE	ECHELLE	IND.	Maître d'Ouvrage:
0	11/12/18	PLAN INITIAL	-	DOE	17/12/18	1/50	A	COM COM VAL D'ORONAYE
A	17/12/18		-					
-	-/-/-		-					
-	-/-/-		-					

**LARCHE**  
**GITE GTA**

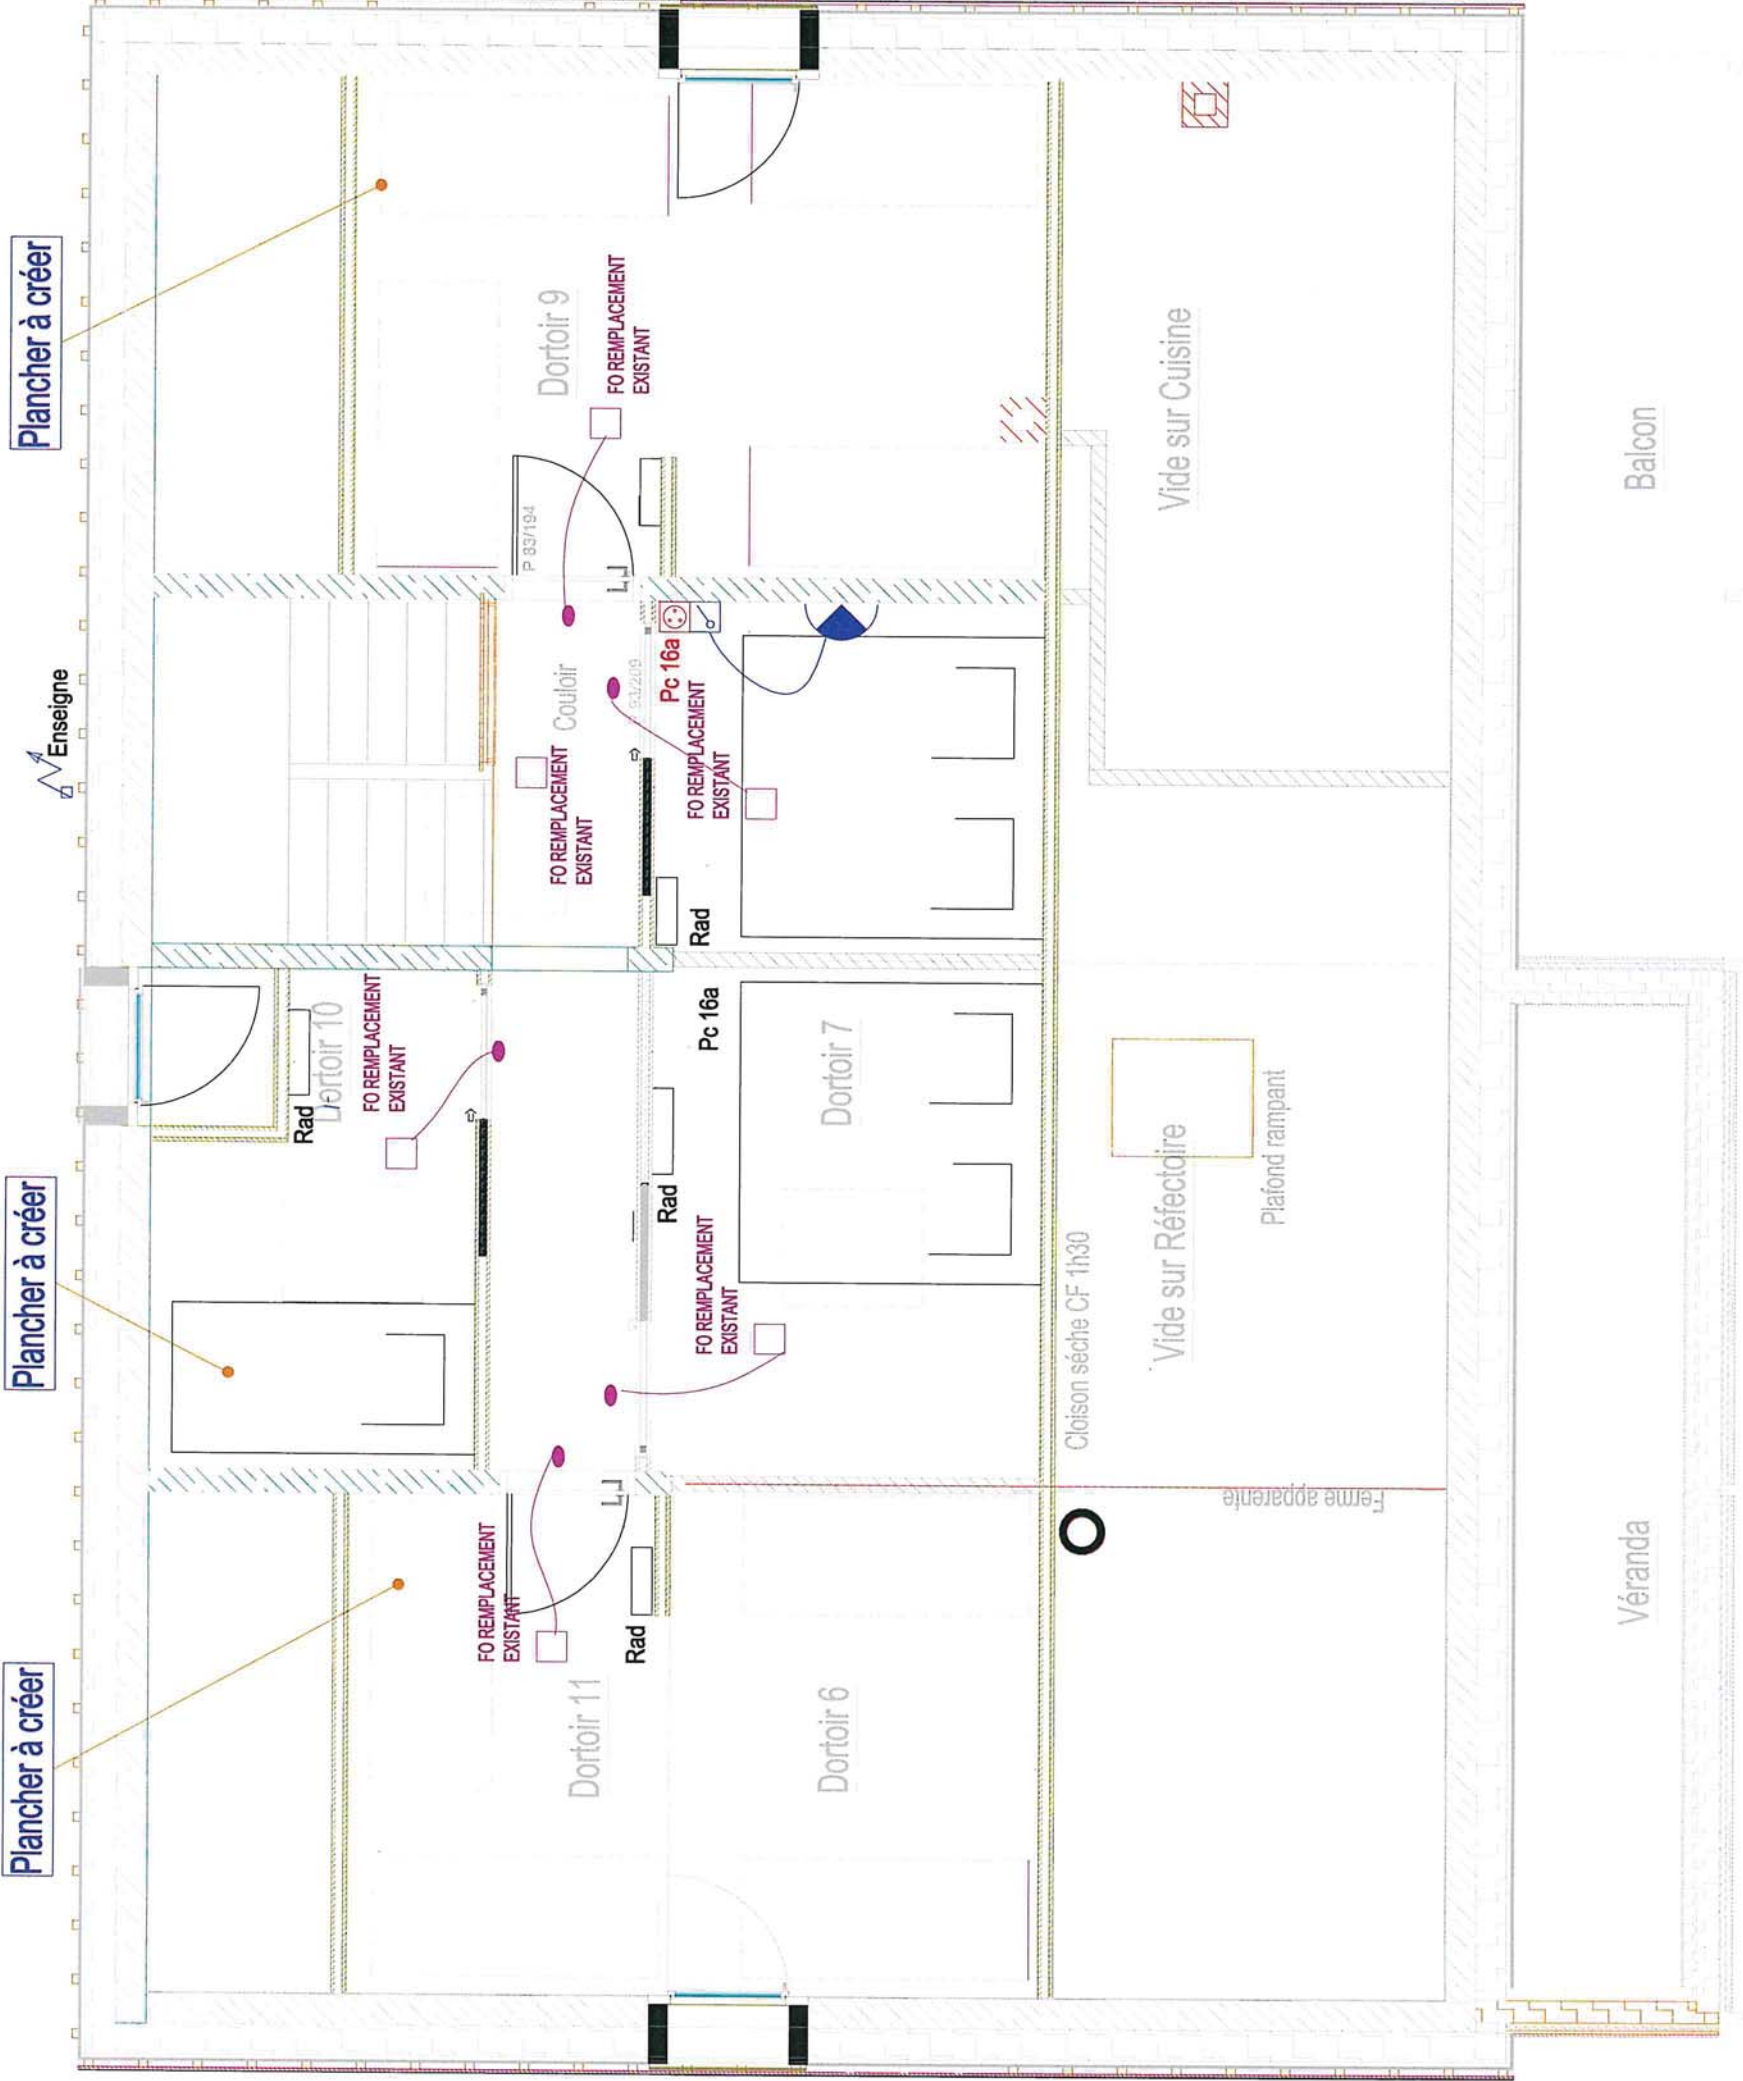

- report d'information ssi
  - detecteur chaleur
  - indicateur d'action
  - déclencheur manuel H=1.20
  - detecteur optique fumée
  - sirene
  - flash
  - sirene avec flash intégré
- SSi:  
 ZONE 1 DECLENCHEUR MANUEL RDC  
 ZONE 2 DETECTEUR OPTIQUE FUMEE RDC  
 ZONE 3 DECLENCHEUR MANUEL ETAGES  
 ZONE 4 DETECTEUR OPTIQUE FUMEE ETAGES  
 ZONE 5 DETECTEUR THERMIQUE CUISINE
- éclairage de sécurité
  - PRISE RJ45
  - PRISE DE COURANT
  - LUMINAIRE + DETECTEUR
  - etanche led 42w saillie
  - dalle 60x60 saillie

Plancher à créer

Plancher à créer

Plancher à créer

SARL CAPARROS ELECTRICITE ZA LE MARDARIC 04310 PEYRUIS Té: 04.92.68.00.11		Nature modification PLAN INITIAL		Dess. Verif.		PHASE DOE		DATE 17/12/18		ECHELLE 1/50		IND. A		Maître d'Ouvrage: COM COM VAL D'ORONAYE	
Ind.	date			Dess.	Verif.									PLAN ELECTRICITE COMBLES	
0	11/12/18			SP	-									LARCHE GITE GTA	
A	17/12/18			-	-										
-	--/--/--			-	-										
-	--/--/--			-	-										